

HALA Č.5- PORODNA PRASNIC (VÝCHODNÍ SEKTOR)

LEGENDA ARMATUR:

- ČERPADLO
- UZAVÍRAČÍ ARMATURA
- FILTR
- ZPĚTNÝ VENTIL, Klapka
- KULOVÝ KOHOUT
- TEPLOMĚR
- MANOMETR
- TROJCESTNÝ ROZDĚLOVACÍ VENTIL S ELPOHONEM
- TERMOSTATICKÝ SMĚŠOVACÍ VENTIL
- TERMOSTATICKÝ VENTIL
- POJISTNÝ VENTIL
- VÝPUSŤEČÍ KOHOUT
- PŘEPŮSTĚČÍ VENTIL
- číslo do jímky
- VÝVAŽOVACÍ VENTIL
- ODVZDUŠŇOVACÍ VENTIL

LEGENDA:

- ROZVOD ÚT - přívod
- ROZVOD ÚT - zpátečka
- ROZVOD SV
- ROZVODY RTCH
- ČÍSLO ZARÍZENÍ
- REGISTR

POZNÁMKA:


LEŽATÉ POTRUBÍ VEDENO VENKU PO STĚNĚ. POTRUBÍ VEDENE V INSTALACÍCH SACHTÁCH, STROJOVNĚ VYTÁPĚNÍ, V PODLAŽÍ A VE STĚNÁCH IZOLOVÁNO.
UMÍSTĚNÍ PROSTOROVÉHO TERMOSTATU BUDE URČENO PŘED MONTÁŽÍ.
VŠECHNY VĚTVĚ MUSÍ BÝT VYPUSŤITELNÉ.
MATERIÁL ROZVODŮ VYTÁPĚNÍ BUDE PROVĚŘENO Z MĚDI.
TLOUŠŤNÝ IZOLACÍ ROZVODŮ BUDOVY V SOULADU S VÝHLÁŠKOU 193/2007.
STAVBA PŘÍPRAVÍ ODPAD PRO NÁPOJENÍ POJISTNÉHO VENTILU.
STAVBY PŘEVÉDE DO TECHNICKÉ MÍSTNOSTI UPRAVENOU VODU PRO DOPLOŠENÍ SYSTÉMU VYTÁPĚNÍ.
VŠEČERNÉ POTRUBÍ PROCHÁZEJÍCÍ STAVEBNÍM KONSTRUKCEM BUDE ODDALOVÁNO, ABY BYL UMOŽNĚN JEHO POHYB.
VŠEČERNÉ VZT POTRUBÍ BUDE OPATŘENO NÁTĚREM (ZÁKLADNÍM - VÝCHODNÍM) ODLNĚNÝM VŮČÍ AGRESIVNÍMÍ PROSTŘEDÍ CHOVU NĚJ. TEPLOR P100 A TELPORA T300.

TABULKA MÍSTNOSTÍ:

Č.M.	NÁZEV	m ²
1.01A	CHOVNÝ PROSTOR	4,19,05
1.01B	CHOVNÝ PROSTOR	4,17,8
1.02	ZÁDOVĚŘÍ	4,0,68
1.03	ELEKTROROZVODNA	12,32
1.04	SKLAD	6,79
1.05	ÚKLIDOVÁ MÍSTNOST	6,79
1.06	ZÁDOVĚŘÍ	31,10
1.07	SPOJOVACÍ CHOUBA	39,69

Měřítko 1:20

DRŽÁK REGISTRU

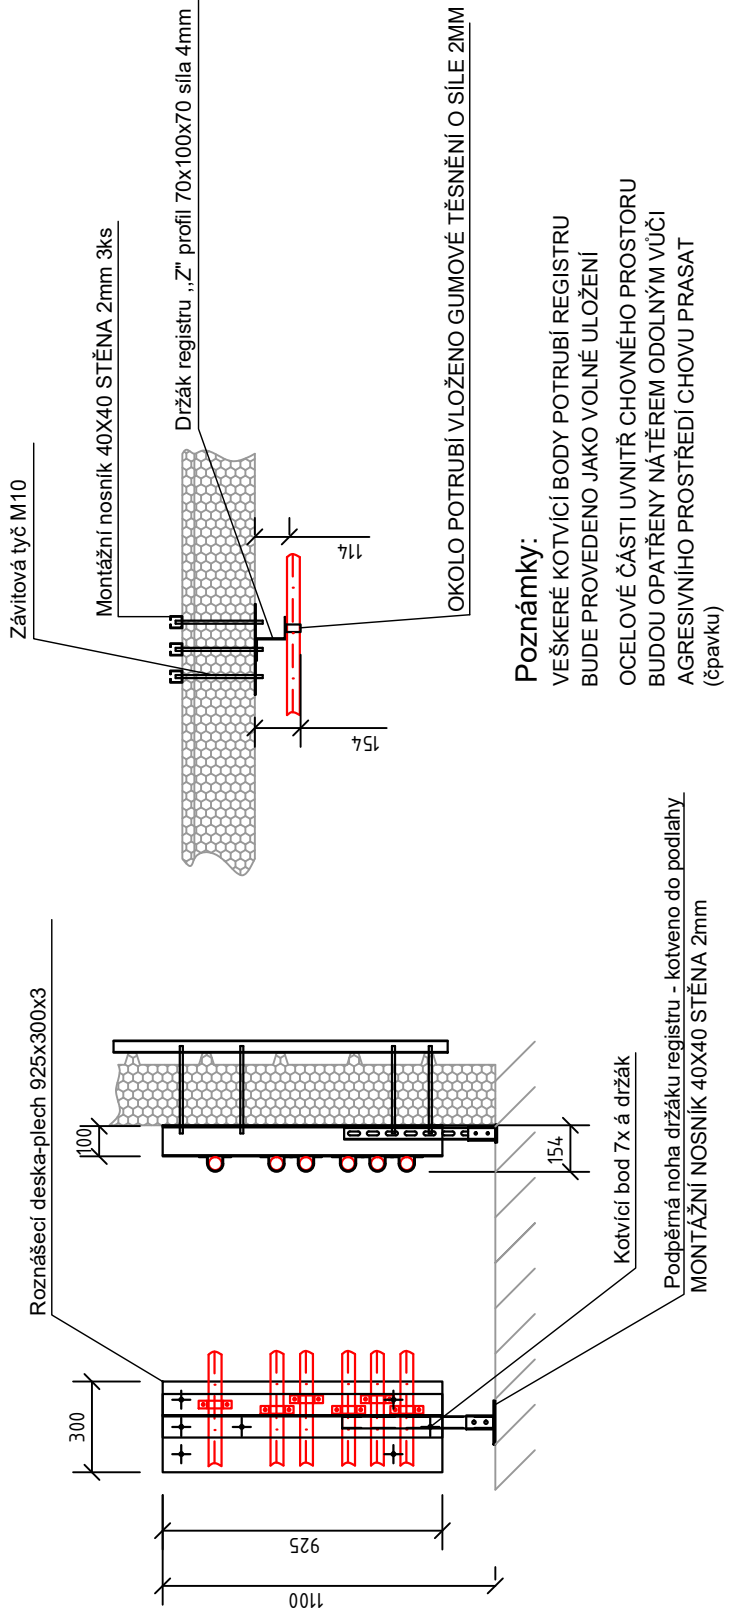

VYPRACOVAL: Filip Kořínek		ZMĚNA:	<div>ANĎĚL</div> <div>vzduchotechnika klimatizace, s.r.o.</div> <div>www.andelvtzklima.cz</div> <div>IČ:04173932, DIČ:CZ04173932</div> <div>Kancelář: 267 26 Věrovnice 53</div>
ZODP. PROJEKTANT: Ing. Tomáš Kunc			
GENERÁLNÍ PROJEKTANT:		PODPIS:	
INVESTOR: AGP Beroun-agropodnik, a.s. Pod Hájem 324, 26701 Králův Dvůr			
AKCE: Stavební úpravy stávající haly č.5 východní za účelem snížení energetické náročnosti budovy (na pozemku parc.č. st.211 k.ú. Neumětely)			
OBSAH: Vytápění		DATUM: 07.01.2022	MĚŘÍTKO: 1:100
		STUPEŇ: DSP	PARE Č.:
		FORMAT: 5xA4	
NÁZEV VÝKRESU: Půdorys navrženého stavu haly č.5 východní sektor		Č. VÝKRESU: D.1.4.1.2	