



ŘEZ A-A: POHLED NA UHLÍKOVOU FILTRACI

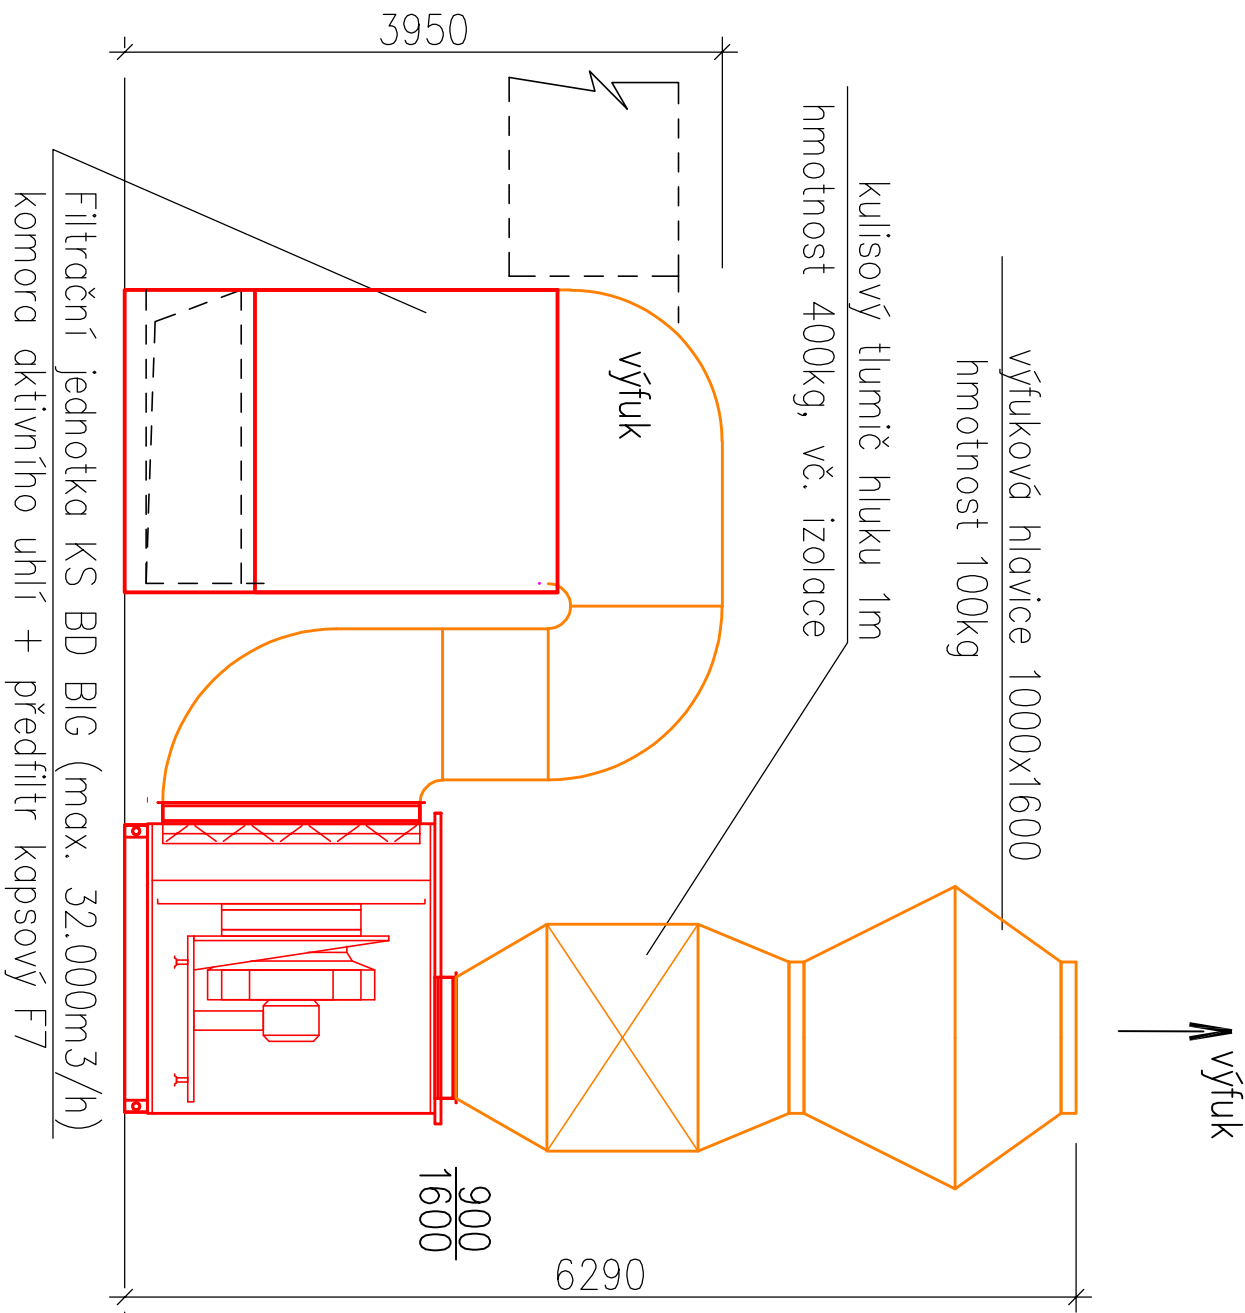

VYPRACOVAL: Ing. Josef Vrba		Technické a technologické zařízení budov Vrba TZB 	
ZODP. PROJEKTANT: Ing. Tomáš Kunc			
INVESTOR: AGP Beroun-Agropodník, a.s., Pod Hájem 324, 26701 Králův Dvůr		* projektové vzduchotechniky * klimatizace * vytápění a chlazení * technický dozor TZB Ing. Josef Vrba Stavov 5 Zlín 267 91 www.vrba.cz info@vrba.cz tel.: +420 604 986 187	
AKCE: STAVEBNÍ ÚPRAVY STÁVAJÍCÍ HALY Č.5 ZA ÚČELEM SNÍŽENÍ ENERGETICKÉ NÁROČNOSTI BUDOVY	DATUM: 17.08.2022	MĚŘÍTKO: 1:50	
MÍSTO: na pozemku parc.č. st.211 k.ú. NEUMĚTELY	STUPEŇ: DSP	PARÉ Č.:	
OBSAH: D.1.4.2 VZDUCHOTECHNIKA	FORMÁT: A3		
NÁZEV VÝKRESU: VZT ŘEZY - STUDIE MOŽNÉHO PROVEDENÍ FILTRACE	Č. VÝKRESU: D.1.4.2.04		