


HALA Č.8- PORODNA PRASNIC (VÝCHODNÍ SEKTOR)

LEGENDA ARMATUR:



LEGENDA:

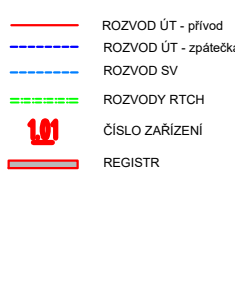

POZNÁMKA:


LEŽATÉ POTRUBÍ VEDENO VENKOU PO STĚNĚ. POTRUBÍ VEDENÉ V INSTALACÍCH ŠACHTÁCH, STROJOVNĚ VYTÁPĚNÍ. V PODLAŽE A VE STĚNÁCH IZOLOVÁNO.
UMÍSTĚNÍ PROSTOROVÉHO TERMOSTATU BUDE URČENO PŘED MONTÁŽÍ.
VŠECHNY VĚTVY MUSÍ BÝT VYPUSŤITELNÉ.
MATERIÁL ROZVODŮ VYTÁPĚNÍ BUDE PROVEDEN Z MĚDI.
TLOŠŤNÍ VÝKLADY ROZVODŮ BUDOU V SOULADU S VÝHLÁŠKOU 193/2007.
STAVBA PŘÍPRAVÍ ODPAD PRO NÁPOJENÍ POJISTNÉHO VENTILU.
STAVBY PŘÍVEDE DO TECHNICKÉ MÍSTNOSTI ÚPRAVOU VODU PRO DOPLOŠENÍ SYSTÉMU VYTÁPĚNÍ.
VŠEČERÉ POTRUBÍ PROCHÁZÍCÍ STAVEBNÍMI KONSTRUKCEMI BUDE ODOLÁVANO, ABY BYL UMOŽNĚN JEHO PŮHYB.
VŠEČERÉ VZT POTRUBÍ BUDE OPATŘENO NÁTEREM I ZÁKLADNÍM - VÝCHNÍM ODOLNÝM VOČÍ AGRESIVNÍMU PROSTŘEDÍ CHOVU např. TELPOX P160 A TELPOX T300.

TABULKA MÍSTNOSTÍ:

Č. M.	NÁZEV	m ²
1.01A	CHOVNÝ PROSTOR	4,19,05
1.01B	CHOVNÝ PROSTOR	4,17,8
1.02	ZÁDVEŘÍ	40,68
1.03	ELEKTROROZVODNA	12,32
1.04	SKLAD	6,79
1.05	ÚKLIDOVÁ MÍSTNOST	6,79
1.06	ZÁDVEŘÍ	31,10
1.07	SPOJOVACÍ CHODBA	39,69

Měřítko 1:20

DRŽÁK REGISTRU

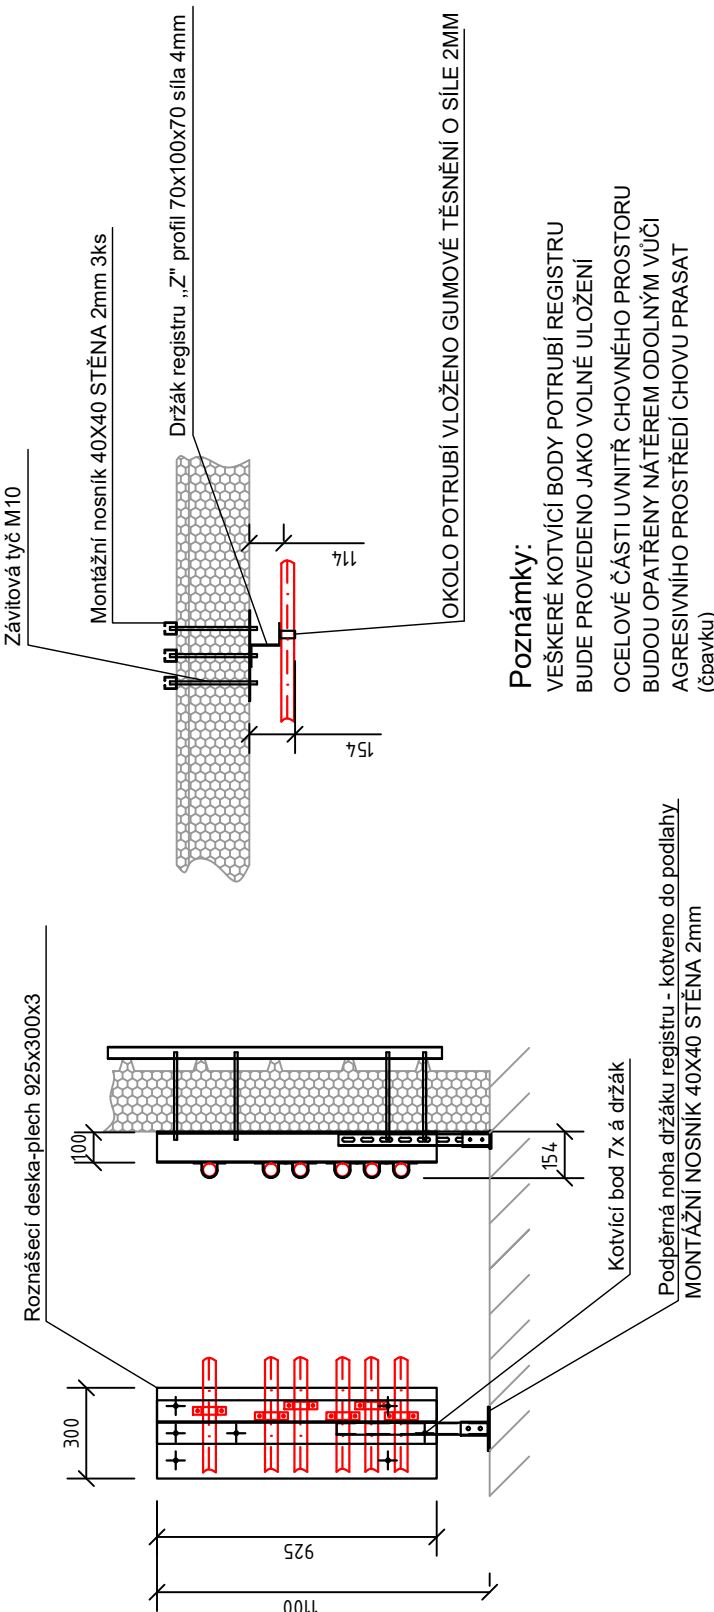

Poznámky:
VŠEČERÉ KOTVÍCÍ BODY POTRUBÍ REGISTRU BUDE PROVEDENO JAKO VOLNÉ ULOŽENÍ OCELOVÉ ČÁSTI UVNITŘ CHOVNÉHO PROSTORU BUDOU OPATŘENY NÁTEREM ODOLNÝM VOČÍ AGRESIVNÍMU PROSTŘEDÍ CHOVU PRASAT (čpavku)

VYPRACOVAL:	Filip Kořínek	ZMĚNA:		ANĎĚL vzduchotechnika klimatizace, s.r.o. www.andelvtklima.cz IČ: 0473832, DIČ: CZ0473832 Kancelář: 267 26 Věrovnice 53
ZODP. PROJEKTANT:	Ing. Tomáš Kunc	PODPIS:		
INVESTOR:	AGP Beroun-agropodnik, a.s. Pod Hájem 324, 26701 Králův Dvůr			
AKCE:	Stavební úpravy stávající haly č.8 východní za účelem snížení energetické náročnosti budovy (na pozemku parc.č. st.211 k.ú. Neumětely)			DATUM: 07.01.2022 MĚŘÍTKO: 1:100
OBSAH:	Vytápění			STUPEŇ: DSP PÁRE C.: FORMAT: 5xA4
NÁZEV VÝKRESU:	Půdorys navrženého stavu haly č.8 východní sektor	C. VÝKRESU:	D.1.4.1.3	