
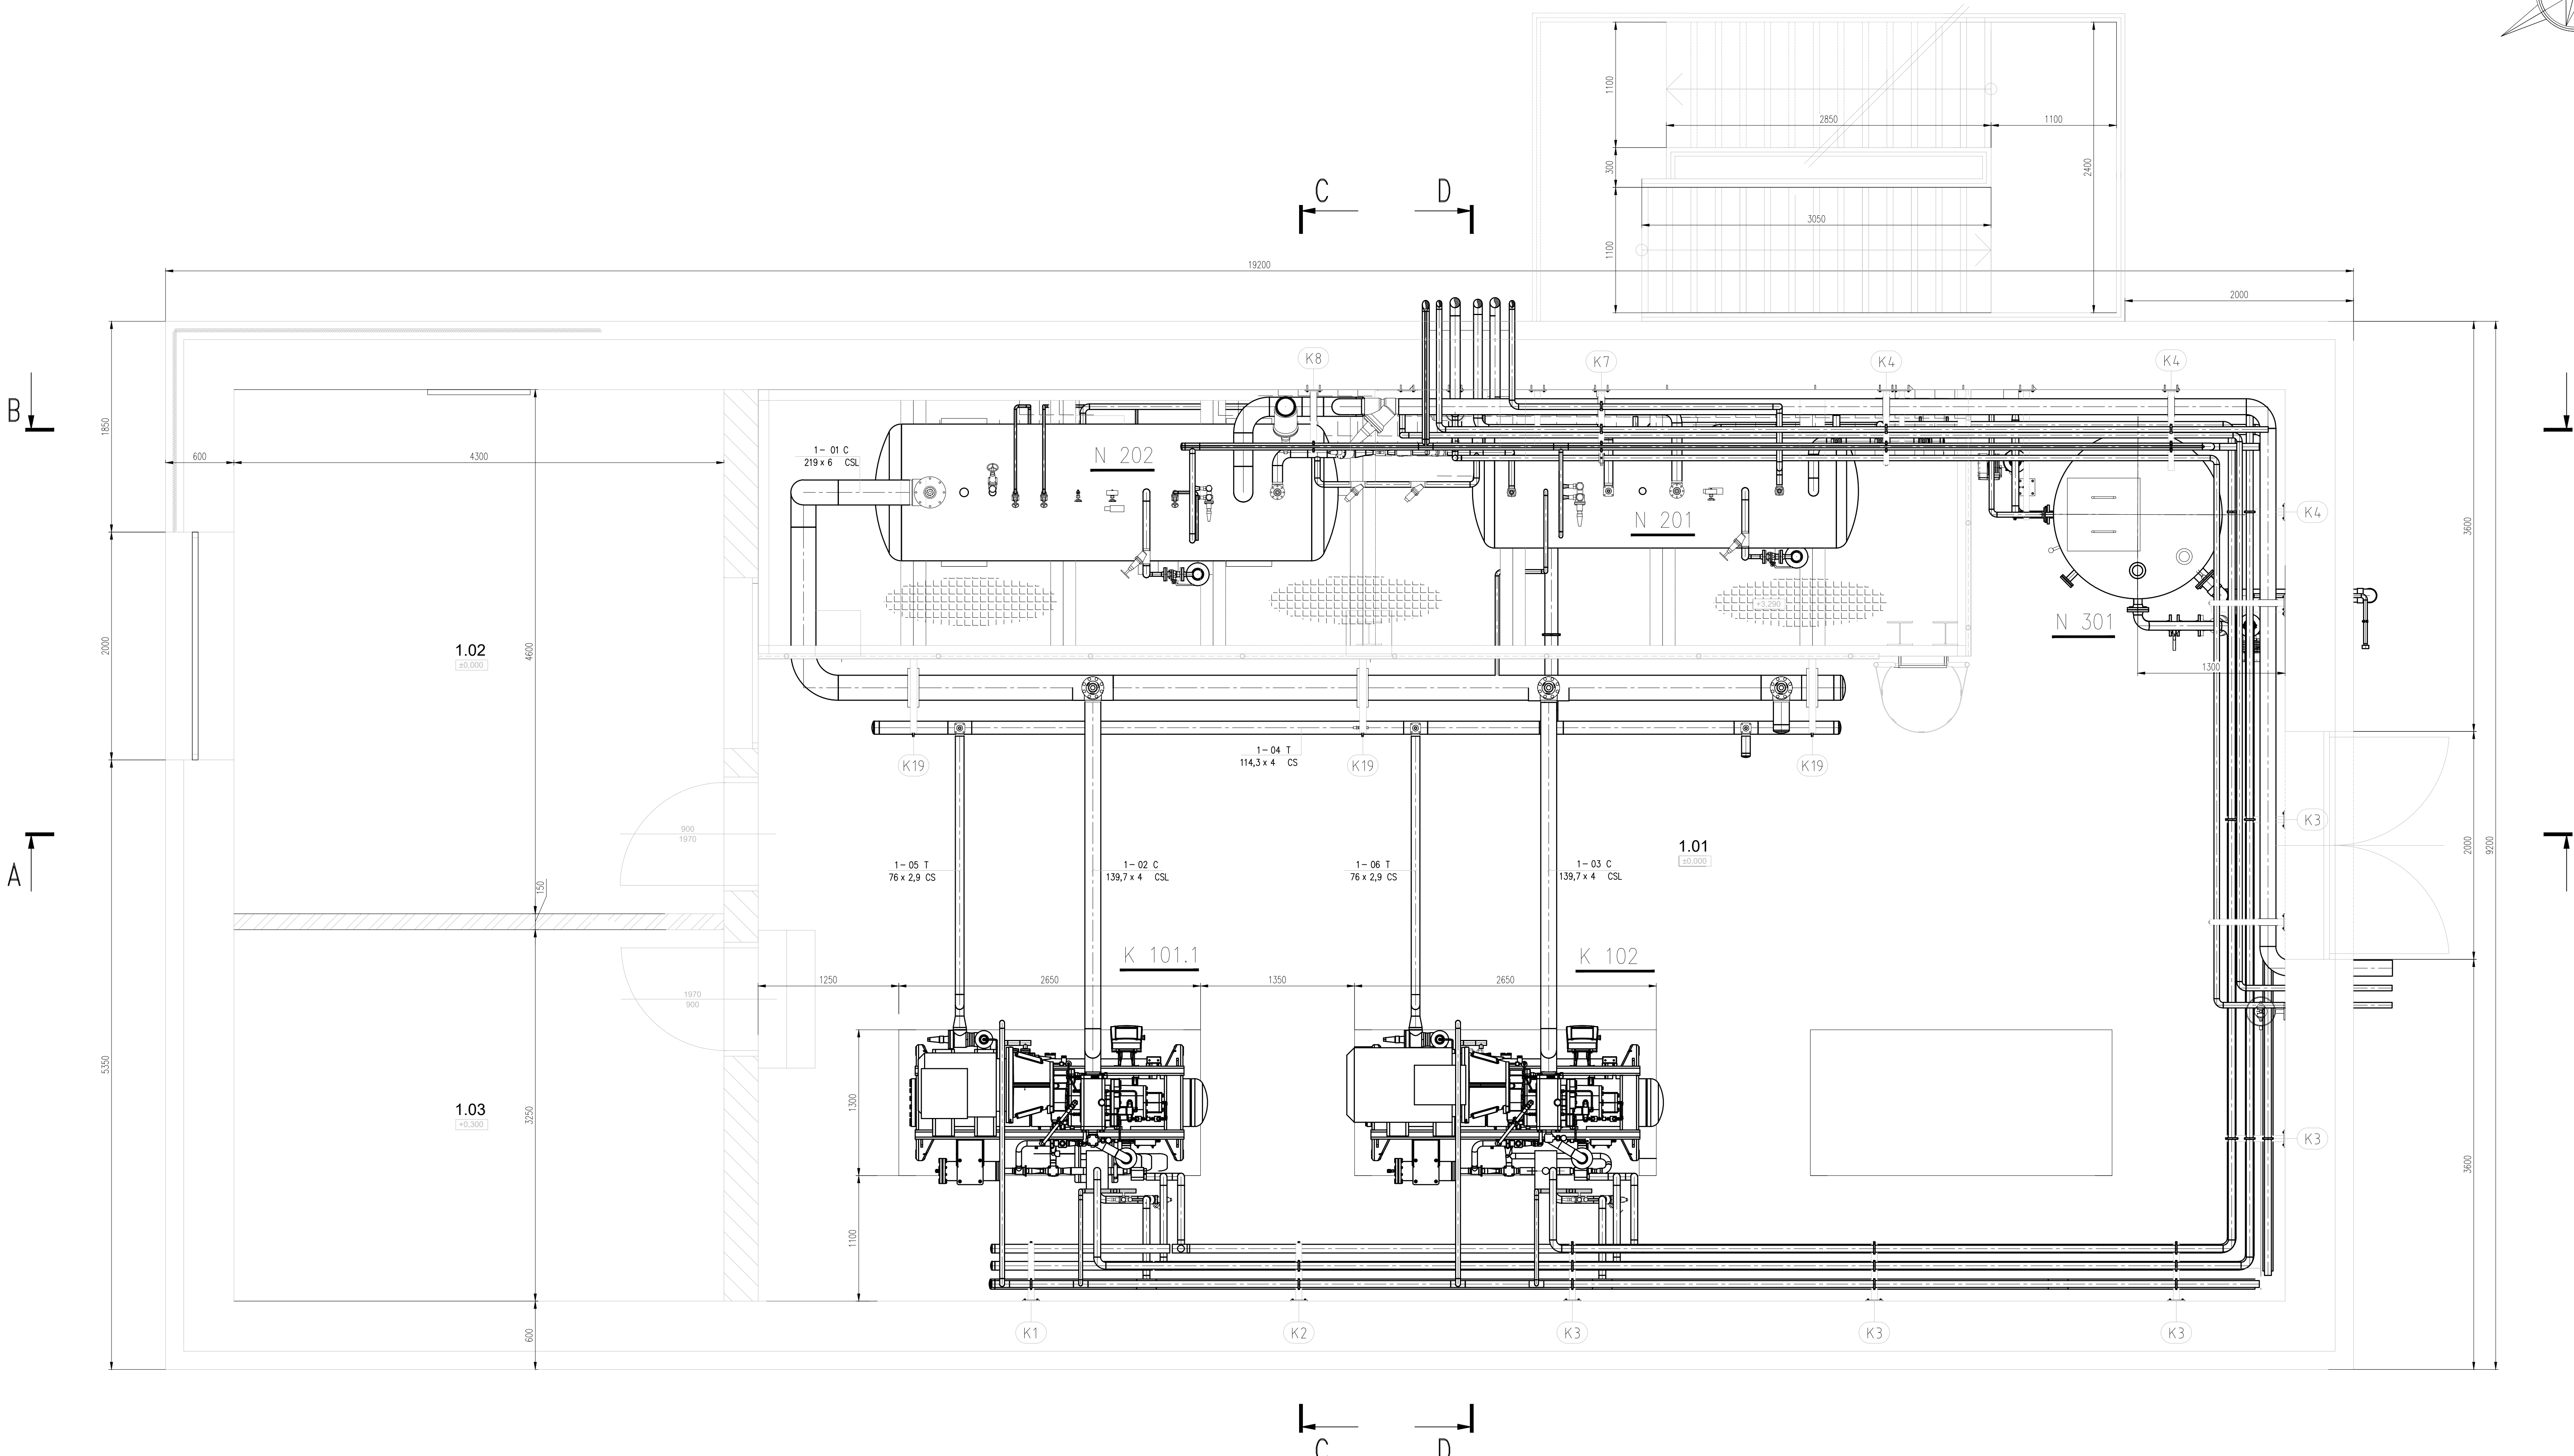


PŮDORYS +3,290

MĚŘÍTKO 1:25

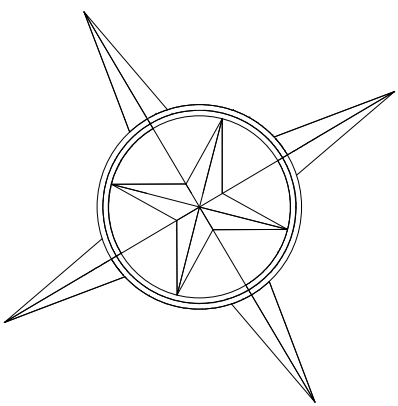

LEGENDA MÍSTNOSTÍ:

OZN.	ÚČEL MÍSTNOSTI	PLOCHA [m²]
1.01	STROJOVNA	107,98
1.02	VELÍN	19,78
1.03	ROZVODNA	14,02
CELKEM		141,78

- POZNÁMKY:
- ROZMĚRY UVEDENÉ NA VÝKRESE JSOU POUZE INFORMATIVNÍ A JE NUTNÉ SI OVĚŘIT PŘI MONTÁŽI. DODAVATEL (ZHOTOVITEL) KONSTRUKCE SI MUSÍ OVĚŘIT ROZMĚRY NA MÍSTĚ. V PŘÍPADĚ NESROVNALOSTÍ PD SE SKUTEČNÝM STAVEM, NUTNO KONTAKTOVAT ZPRACOVATELE PD.
 - NEKOTOVANÉ ROZMĚRY NESMÍ BÝT ODMĚŘOVÁNY Z VÝKRESU!

CHÚV 301	Chemická úprava vody	VČ. řízení odluhu	1 ks
OV 101	Automatický odvězdušňovač		1 ks
FA 404	Hav. ventilátor půdního prostoru		1 ks
FA 403	Havarijní ventilátor strojovny		1 ks
N 301	Akumulační nádrž	Ø 1 400 mm výška 3,2 m	1 ks
N 202	Expanzní nádoba	Ø 1 200 mm délka 3,6 m	1 ks
N 201	Sběrač épavku	Ø 1 000 mm délka 3,0 m	1 ks
RS 404.1,2	Regulační stanice pro CH 404.1,2		2 ks
RS 403.1,2	Regulační stanice pro CH 403.1,2		2 ks
RS 402.1-4	Regulační stanice pro CH 402.1-4		4 ks
RS 401.1-4	Regulační stanice pro CH 401.1-4		4 ks
CH 404.1,2	Chladič vzduchu - chodba	Ventilátorový podstrovní	2 ks
CH 403.1,2	Chladič vzduchu - chlazení drobů	Ventilátorový podstrovní	2 ks
CH 402.1-4	Chladič vzduchu - tunel 2	Ventilátorový podstrovní	4 ks
CH 401.1-4	Chladič vzduchu - tunel 1	Ventilátorový s horiz. výstupem	4 ks
V 301	Výměník ohřevu TUV	Deskový	1 ks
V 101	Chladič épavkových par	Deskový	1 ks
P 304	Čerpadlo cirk. vody KO 101		1 ks
P 303	Čerpadlo vody z V 301	In - line s elektromotorem vč. měniče	1 ks
P 302	Čerpadlo vody do chladiče oleje	In - line s elektromotorem vč. měniče	1 ks
P 301	Čerpadlo vody do V 101	In - line s elektromotorem vč. měniče	1 ks
P 201.1,2	Čerpadlo épavku	Hermetické s elektromotorem	2 ks
KO 101	Odpař. kond.	S rad. ventilátorem a tlumiči hluku	1 ks
K 102	Chladivový kompresor	Šroubový s elektromotorem a měničem	1 ks
K 101.1	Chladivový kompresor	Šroubový s elektromotorem a měničem	1 ks
Proj. ozn.	Název	Výrobce - Typ	Počet

MĚŘÍTKO 1:25	Jméno Ing. KOISSER	Podpis 11/25	Datum 11/25	Jméno Meno Kontrola Schválil Datum Data měření			
SKARTAČNÍ ZNÁK	KONTROLOVAL SCHVÁLIL	ING. POZDĚNA ING. POZDĚNA	11/25 11/25				
Thermo konsult	NÁZEV DISPOZICE STROJOVNY PŮDORYS +3,290	CELEK CHLADICÍ ZAŘÍZENÍ	ARCHIVNÍ ČÍSLO D-1-376	Listu 7 List 1			