


PŮDORYS 1.NP - NOVÝ STAV

1:75

5.000

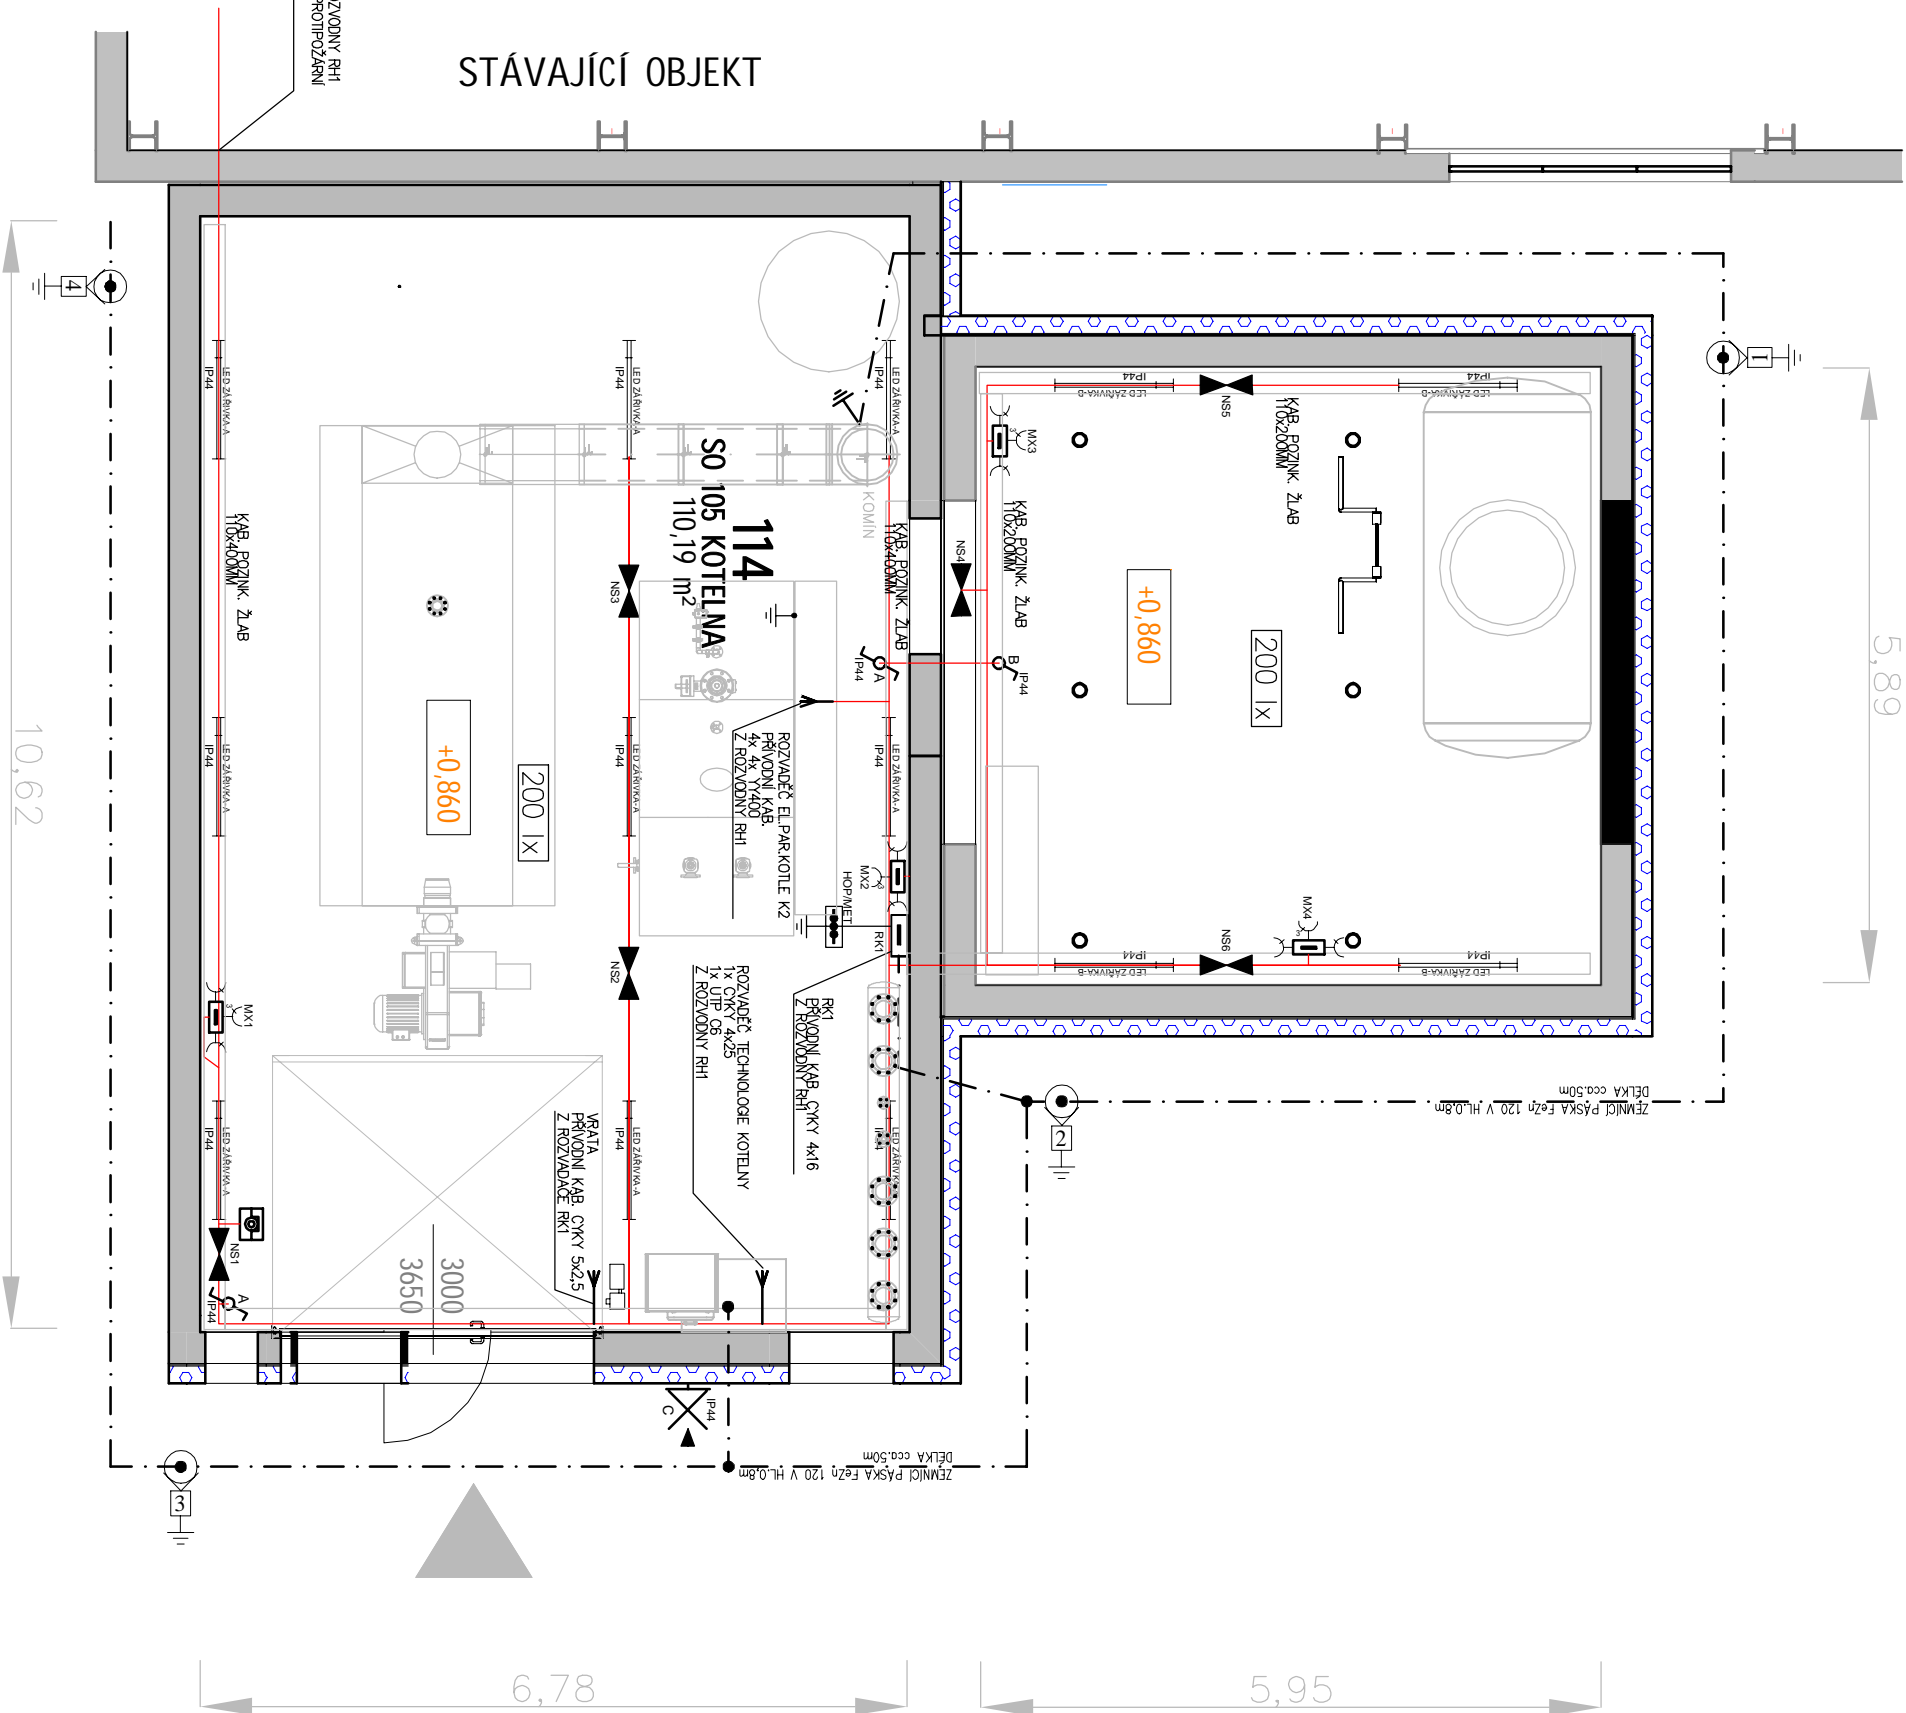


LEGENDA:

- | | |
|--|---------------------------------------|
| | ROZVADĚČ |
| | ZÁSUVKOVÁ SKŘÍŇ 230–400V/16A |
| | HLAVNÍ UZEMŇOVACÍ (OCHR.)PŘÍPOJNICE |
| | ZÁŘÍVKOVÉ SVÍTLIDLO LED, IP44 |
| | NOUZOVÉ SVÍTLIDLO 60min.IP44 |
| | NÁSTĚNNÉ SVÍTLIDLO 230V/IP44 S PIR Č. |
| | VYPÍNAČ č.1 250V/10A |
| | VYPÍNAČ č.6 250V/10A |
| | VYPÍNAČ č.7 250V/10A |
| | ZÁSUVKA JEDNODUCHÁ 250V/16A |
| | ZÁSUVKA MOTOROVÁ 400V/16A |
| | SVOD JLMACIHO VEDENÍ |
| | BOD UZEMNĚNÍ, OCH.POSPOJOVÁNÍ |
| | NOUZOVÉ STOP TLAČÍTKO |
| | TRASA KAB. VEDENÍ NN |
| | TRASA KAB.ŽLABU NN |
| | TRASA ZEMLIČÍ PÁSKY FEZN 120 |

POZNÁMKA:

Napětíová soustava TN-C-S, 3/N/PE – 230/400V, 50Hz
Ochrana před nebezpečným dotykem živých částí je provedena dle ČSN 33 2000–4–41 ed.2 – izolací, přepážkami, polohou, krytím
Ochrana před nebezpečným dotykem neživých částí je provedena dle ČSN 33 2000–4–41 ed.2 – automatickým odpojením od zdroje v případě poruchy
Zvyššené ochrana před nebezpečným dotykem neživých částí je provedena
ochr.pospojením, proudovým chráničem s vybavovací proudovou hodnotou 0,03A

Souladnicový systém: JTSK Výškový systém:		+0,000 =±254,38 m.n.m. Bpv	
NÁZEV PROJEKTU / PROJECT NAME FRIGOEIXIM, SO 105 KOTELNA		Česká 3351 470 01 Česká Lipa	
INVESTOR / ORDERER FRIGOEIXIM, spol. s r.o.		GEOMETRICKÝ PROJEKTANT / DESCRIPTIVE ARCHITECT 	
Břežínova cesta 136/41 Pokalice 412 01 Litoměřice		atelier rubicon s.r.o. Jiráskova 877/1, 470 01 Česká Lipa I + A20 602208651 E + B@atelierrubicon.com S + B@atelierrubicon.com www.atelierrubicon.com	
ARCHITECT / PLANNING ARCHITECT ING. JAROMÍR HIRONZA			

ZPRACOVATEL / PROFESÍ / DESIGNER LAMAL s.r.o. Perleňská pod Ralskem 72 47124 Mlínov T. +420 734 622 665 E lamal@lamal.cz	OPROUENÝ PROJEKTANT		VERZOVACÍ	KONTROLA
	Franáisek Port		Franáisek Port	Franáisek Port
	STUPEN PDSTAGE			ZNAKAZA Č. 25XXX
	DSP			

ČÁST DOKUMENTACE / SECTION		ČLÁNEK / STRUCTURE	
DOKUMENTACE PRO POVOLENÍ STAVBY		E. VÝKRESOVÁ ČÁST	
OBJEKT/OBJECT	DATE	DATUM / REVISION	SCALE / 1:75
/			
NÁZEV VÝKRESU / DRAWING DESCRIPTION	PROFESÍ / PROFESSION	FORMÁT	
KOTELNÁ ROZMÍSTĚNÍ EL. INSTALACE	INŽENÝRING	A3	
ČÍSLO VÝKRESU / DRAWING NUMBER		E	