



1 PŮDORYS 1.NP - NOVÝ STAV

1 : 50

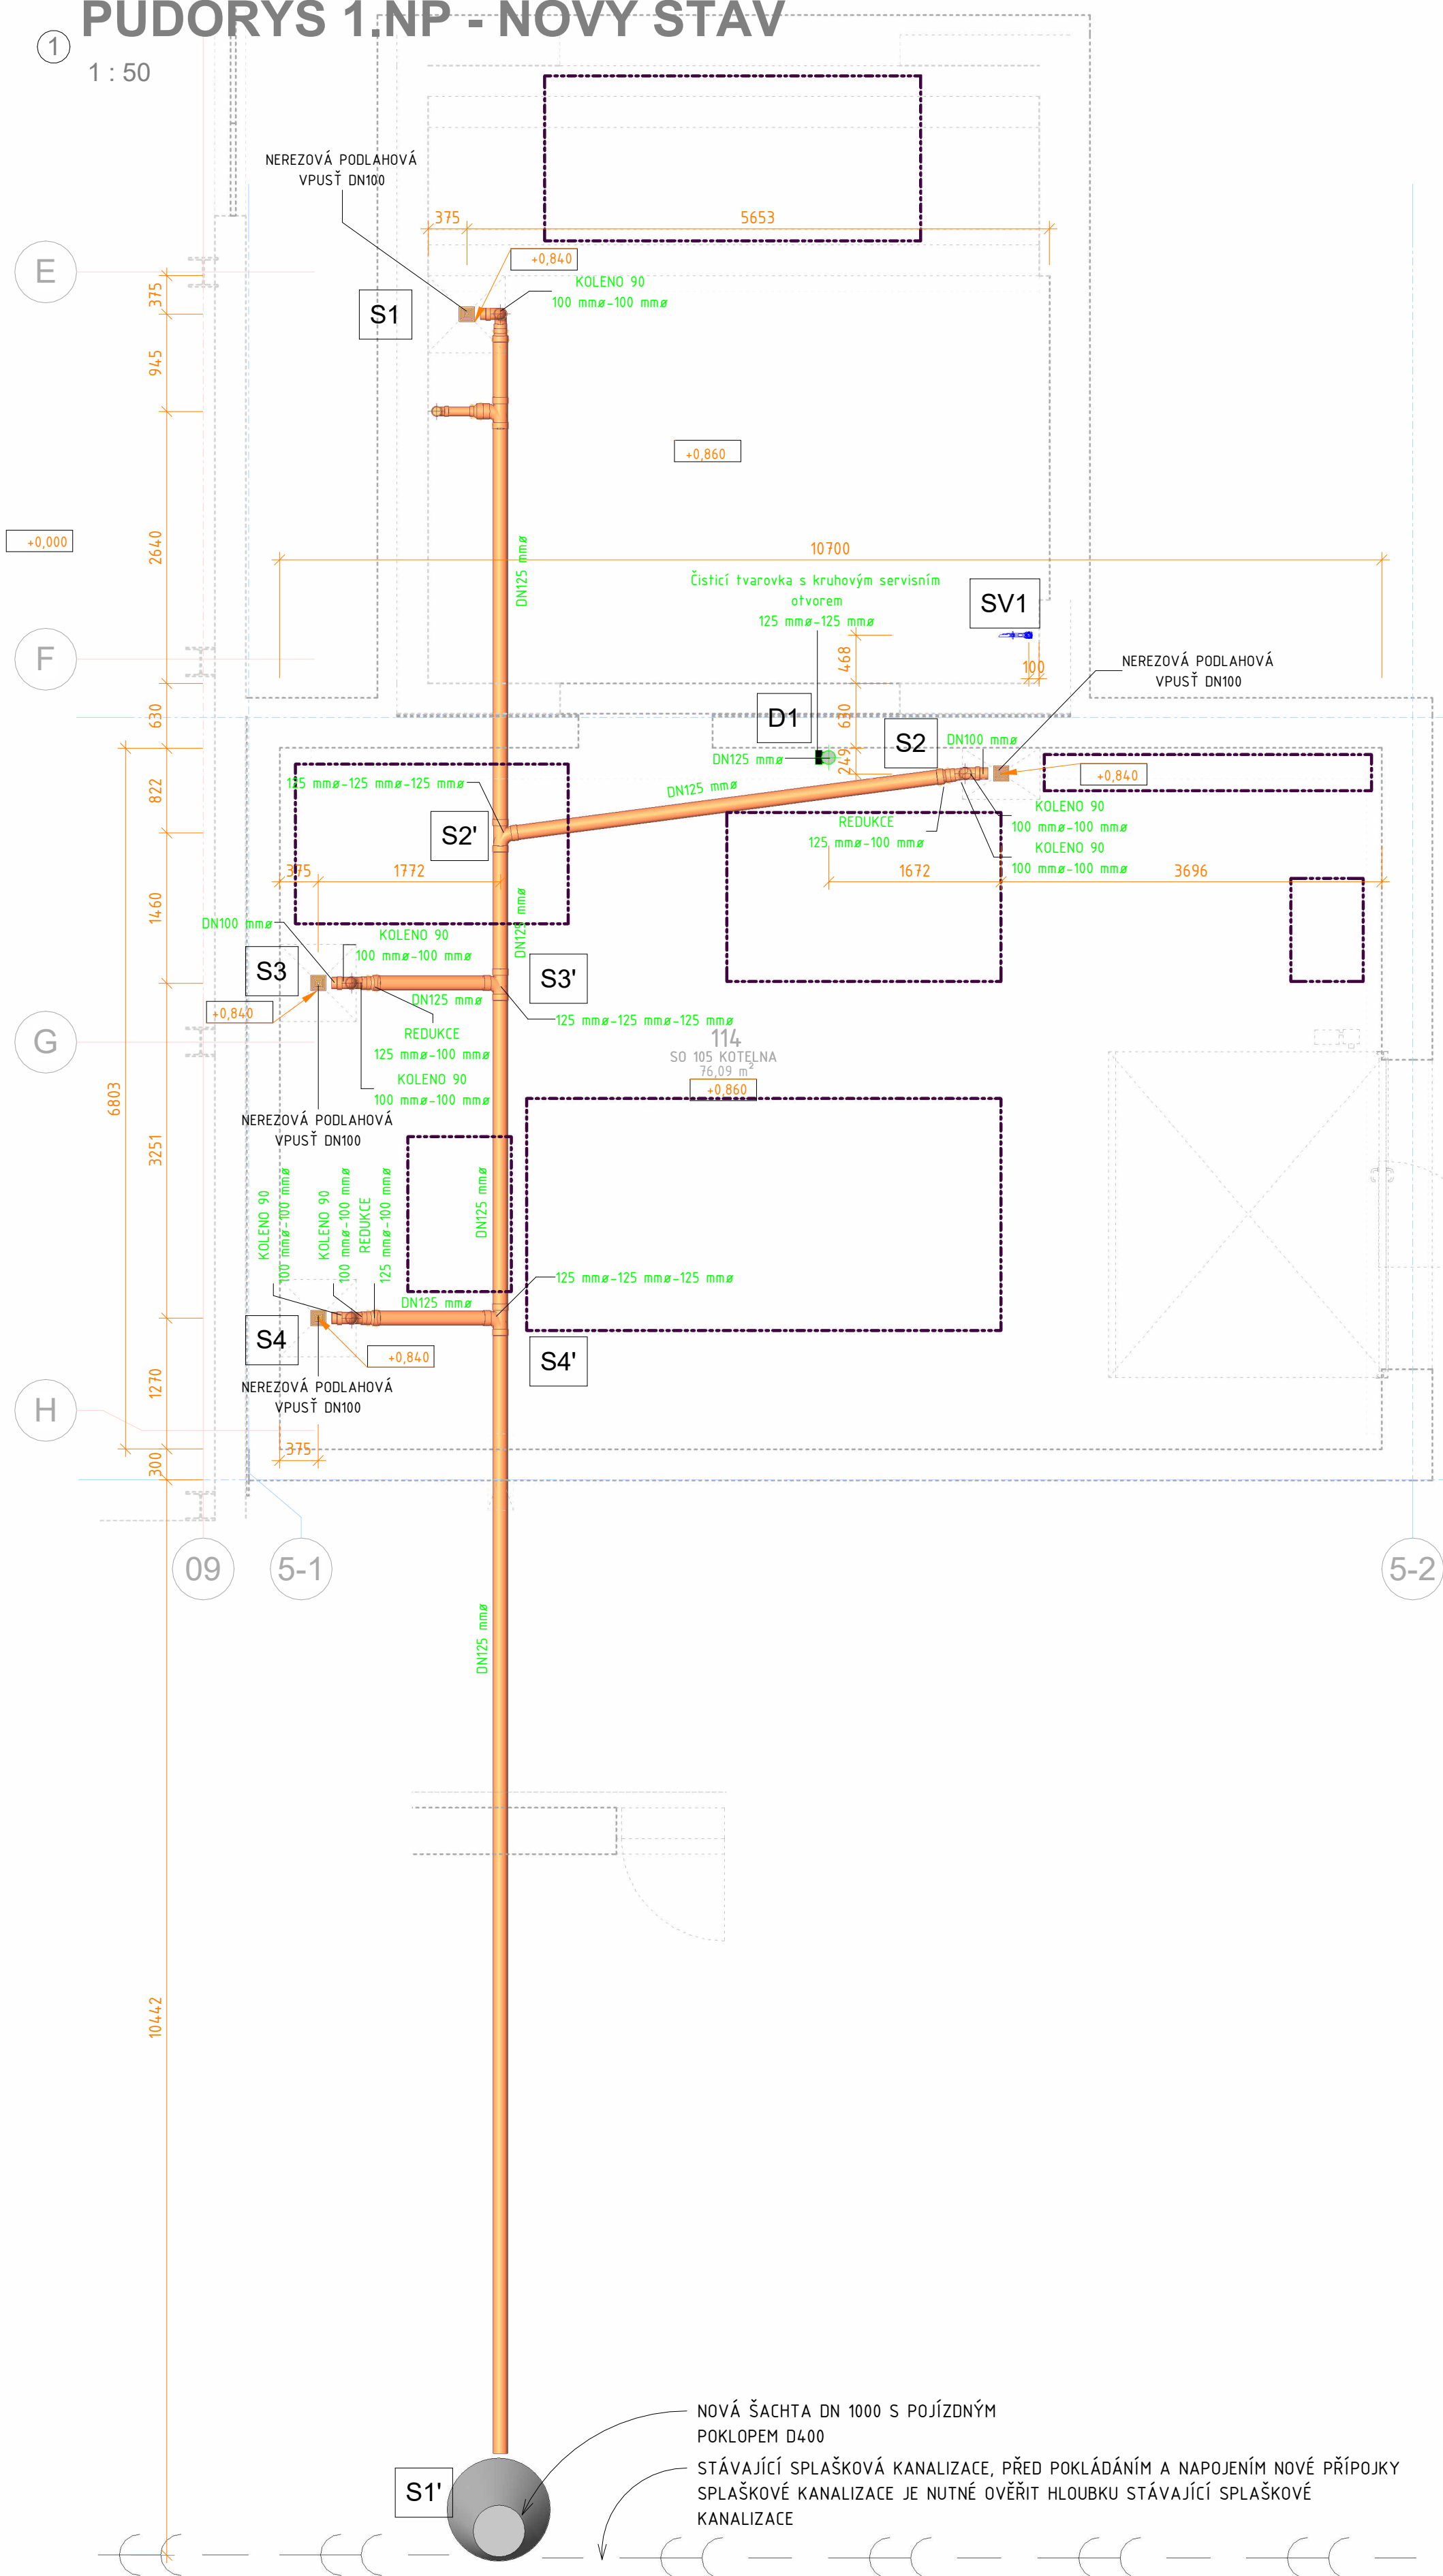

ZNAČENÍ TRUB

- PVC -KG, SN 8, SPLAŠKOVÁ KANALIZACE
- PVC -HT, DEŠŤOVÁ KANALIZACE
- PŘÍVOD STUDENÉ VODY PE+ POZINK

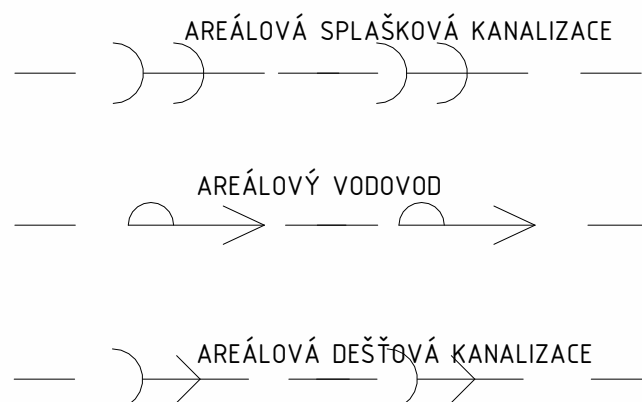

POZNÁMKA SÍTĚ

PŘED ZAHÁJENÍM VÝKOPOVÝCH PRACÍ NA KANALIZACI A VODOVODSU BUDE PROVEDENO PŘESNÉ VYTYČENÍ STÁVAJÍCÍCH PODZEMNÍCH SÍTÍ, KTERÉ BUDOU ZABEZPEČENY DLE POŽADAVKŮ JEJICH SPRÁVCŮ.

Revision	Datum/ Date	Popis změny / Change description	Vydal / Publisher
		Souřadný systém: JTSK	Výškový systém: ±0,000 =254,38 m.n.m. Bpv

NÁZEV PROJEKTU / PROJECT NAME		Česká 3351 470 01 Česká Lípa	
FRIGOEXIM, SO 105 KOTELNA			
INVESTOR / DEVELOPER		GENERALNÍ PROJEKTANT / EXECUTIVE ARCHITECT	
FRIGOEXIM, spol. s r.o.		ATELIER RUBICON s.r.o. Jiráskova 617/17, 470 01 Česká Lípa Office: Sklářská 706, 47302 Nový Bor T + 420 602226651 E info@atierrubicon.com DS kew7li www.atierrubicon.com	
Březinova cesta 136/41 Pokratice 412 01 Litoměřice		ARCHITEKT / HLAVNÍ INŽENÝR PROJEKTU	
		ING.JAROMÍR HRONZA	

ZPRACOVATEL PROFESE / DESIGNER		ODPOVĚDNÝ PROJEKTANT		VYPRACOVAL		KONTROLOVAL	
ATELIER RUBICON, s.r.o. Jiráskova 617/17, 470 01 Česká Lípa Office: Sklářská 706, 47302 Nový Bor T + 420 602226651 E info@atierrubicon.com DS 8rzzmrx www.atierrubicon.com		ING.J.HRONZA		ING.J.HRONZA		ING.J.HRONZA	
		STUPEŇ / STAGE		DPS		ZAKÁZKA Č.	
						785-105	

ČÁST DOKUMENTACE / SECTION		ČLENĚNÍ / STRUCTURE			
D.1.2 Technika prostředí staveb		D.1.2.2 TPS - Zdravotně technické instalace			
OBJEKT / OBJECT		DATUM / DATE	DATUM REVIZE REVISION DATE	MĚŘÍTKO / SCALE	PARÉ
SO 105 ZTI		01/2026		1 : 50	
NÁZEV VÝKRESU / DRAWING DESCRIPTION		PROFESE / PROFESSION		REVIZE REVISION	
ZTI 1.NP		ZTI			
		ČÍSLO VÝKRESU/DRAWING NUMBER		105 d_1	