


1 KOORDINAČNÍ SITUAČNÍ VÝKRES

1 : 200

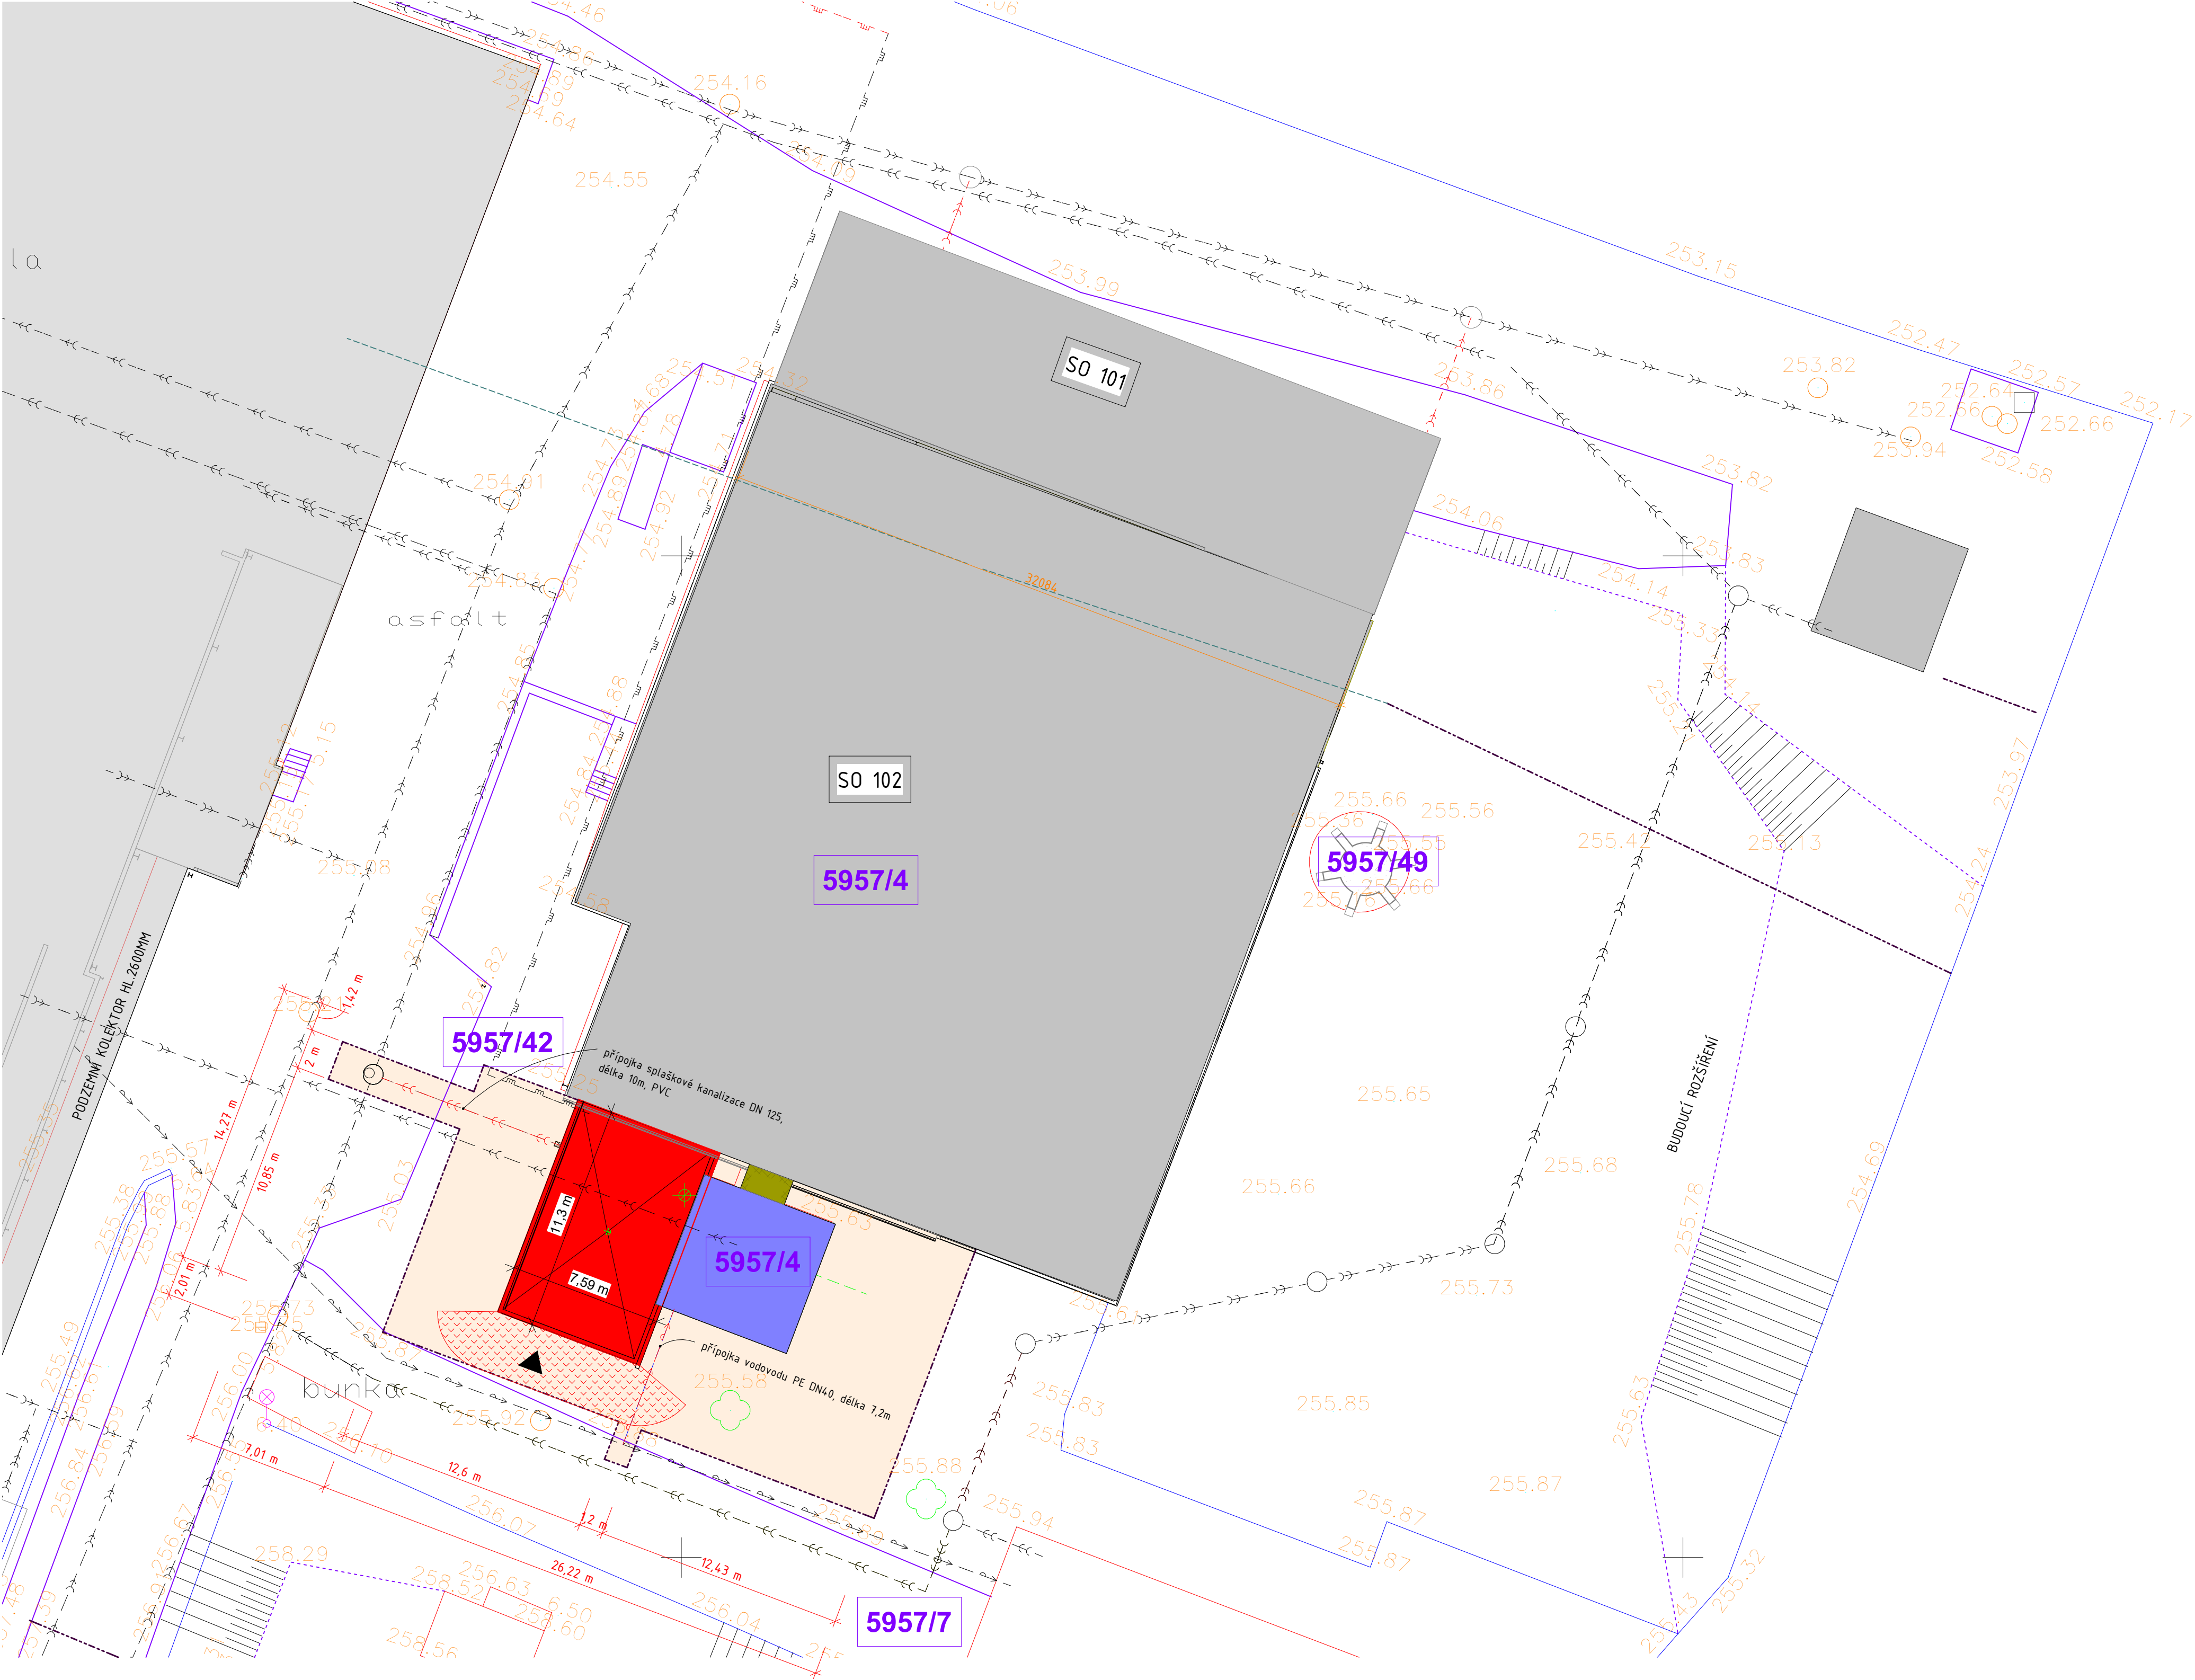

SEZNAM STAVEBNÍCH OBJEKTŮ

POZEMNÍ OBJEKTY  
SO 101 - PŘÍSTAVBA PRO FLUIDNÍ TUNEL 296 m², OBJEKT JE JIŽ  
POVOLEN, ROZHODNUTÍ Č.J. MUCL/62794/2025  
SO 102 - REKONSTRUKCE OBJEKTU BÝVALÉ KOTELNY NA VÝROBNÍ  
OBJEKT MRAŽÍRNY C12 VČETNĚ SOC. ZÁZEMÍ  
SO 105 - KOTELNA -předmět projektu

ZNAČENÍ PRVKŮ A PLOCH

<div></div>	NOVÝ STAVEBNÍ OBJEKT	<div></div>	STÁVAJÍCÍ OBJEKT KE STAVEBNÍM ÚPRAVÁM
<div></div>	STÁVAJÍCÍ OBJEKT	<div></div>	BOURANÁ KONSTRUKCE
<div></div>	ŘEŠENÉ ÚZEMÍ	<div></div>	POŽÁRNĚ NEBEZPEČNÝ PROSTOR
<div></div>	KATASTRÁLNÍ HRANICE	<div></div>	OCHRANNÉ PÁSMO
<div></div>	HRANICE ŘEŠENÉHO ÚZEMÍ		
<div></div>	VSTUP DO OBJEKTU		

ZNAČENÍ INŽENÝRSKÝCH SÍTÍ

STÁVAJÍCÍ INŽENÝRSKÉ SÍT Ě	NOVÉ INŽENÝRSKÉ SÍT Ě
<div></div> ROZVODY ELEKTRO NN	<div></div> PŘÍPOJKA DEŠŤOVÉ KANALIZACE
<div></div> ROZVODY ELEKTRO VN	<div></div> ARÉÁLOVÉ ROZVODY ELEKTRO NN
<div></div> KANALIZACE DEŠŤOVÁ	<div></div> KANALIZACE SPLAŠKOVÁ
<div></div> KANALIZACE SPLAŠKOVÁ	<div></div> VODOVODNÍ PŘÍPOJKA

Revision	Datum/ Date	Popis změny / Change description	Vydal / Publisher
----------	-------------	----------------------------------	-------------------

Souřadný systém: JTSK Výškový systém: ±0,000 =254,38 m.n.m. Bpv

NÁZEV PROJEKTU / PROJECT NAME  
FRIGOEXIM, SO 105 KOTELNA

Česká 3351  
470 01 Česká Lípa

INVESTOR / DEVELOPER

FRIGOEXIM,  
spol. s r.o.

Březinova cesta 136/41  
Pokratice  
412 01 Litoměřice

GENERÁLNÍ PROJEKTANT / EXECUTIVE ARCHITECT

ATELIER RUBICON, s.r.o.  
Jiráskova 617/17, 470 01 Česká Lípa  
Office: Škafářská 706, 47302 Nový Bor  
T + 420 602226651  
E info@atelierrubicon.com  
DS ksw78  
www.atelierrubicon.com

ARCHITEKT / HLAVNÍ INŽENÝR PROJEKTU

ING.JAROMÍR HRONZA

ZPRACOVATEL / PROFESSE / DESIGNER

ATELIER RUBICON s.r.o.  
Jiráskova 617/17, 470 01 Česká Lípa  
Office: Škafářská 706, 47302 Nový Bor  
T + 420 602226651  
E info@atelierrubicon.com  
DS Brzzmx  
www.atelierrubicon.com

ATELIER  
RUBICON

ODPOVĚDNÝ PROJEKTANT

ING.J.HRONZA

VYPRACOVAL

ING.J.HRONZA

KONTROLOVAL

ING.J.HRONZA

STUPEŇ / STAGE

DPS

ZAKÁZKA Č.

785-105

ČÁST DOKUMENTACE / SECTION

DOKUMENTACE PRO PROVEDENÍ STAVBY

OBJEKT / OBJECT  
SO 105 SITUACE

NÁZEV VÝKRESU / DRAWING DESCRIPTION

KOORDINAČNÍ SITUAČNÍ  
VÝKRES

ČLENĚNÍ / STRUCTURE

C.SITUAČNÍ VÝKRESY

DATUM / DATE 01/2026	DATUM REVIZE REVISION DATE	MĚŘÍTKO / SCALE 1 : 200	PÁŘE
PROFESSE / PROFESSION	REVIZE REVISION		
ČÍSLO VÝKRESU/DRAWING NUMBER	C.3 (105)		